


UNIwersytet Marii Curie-Skłodowskiej w Lublinie

WYDZIAŁ PRAWA I ADMINISTRACJI. Rzut parteru. Zał. Nr 2B

SKALA 1:200

ILOŚĆ OSÓB-max do 110 cz. niska, - max. do 215 cz. wysoka

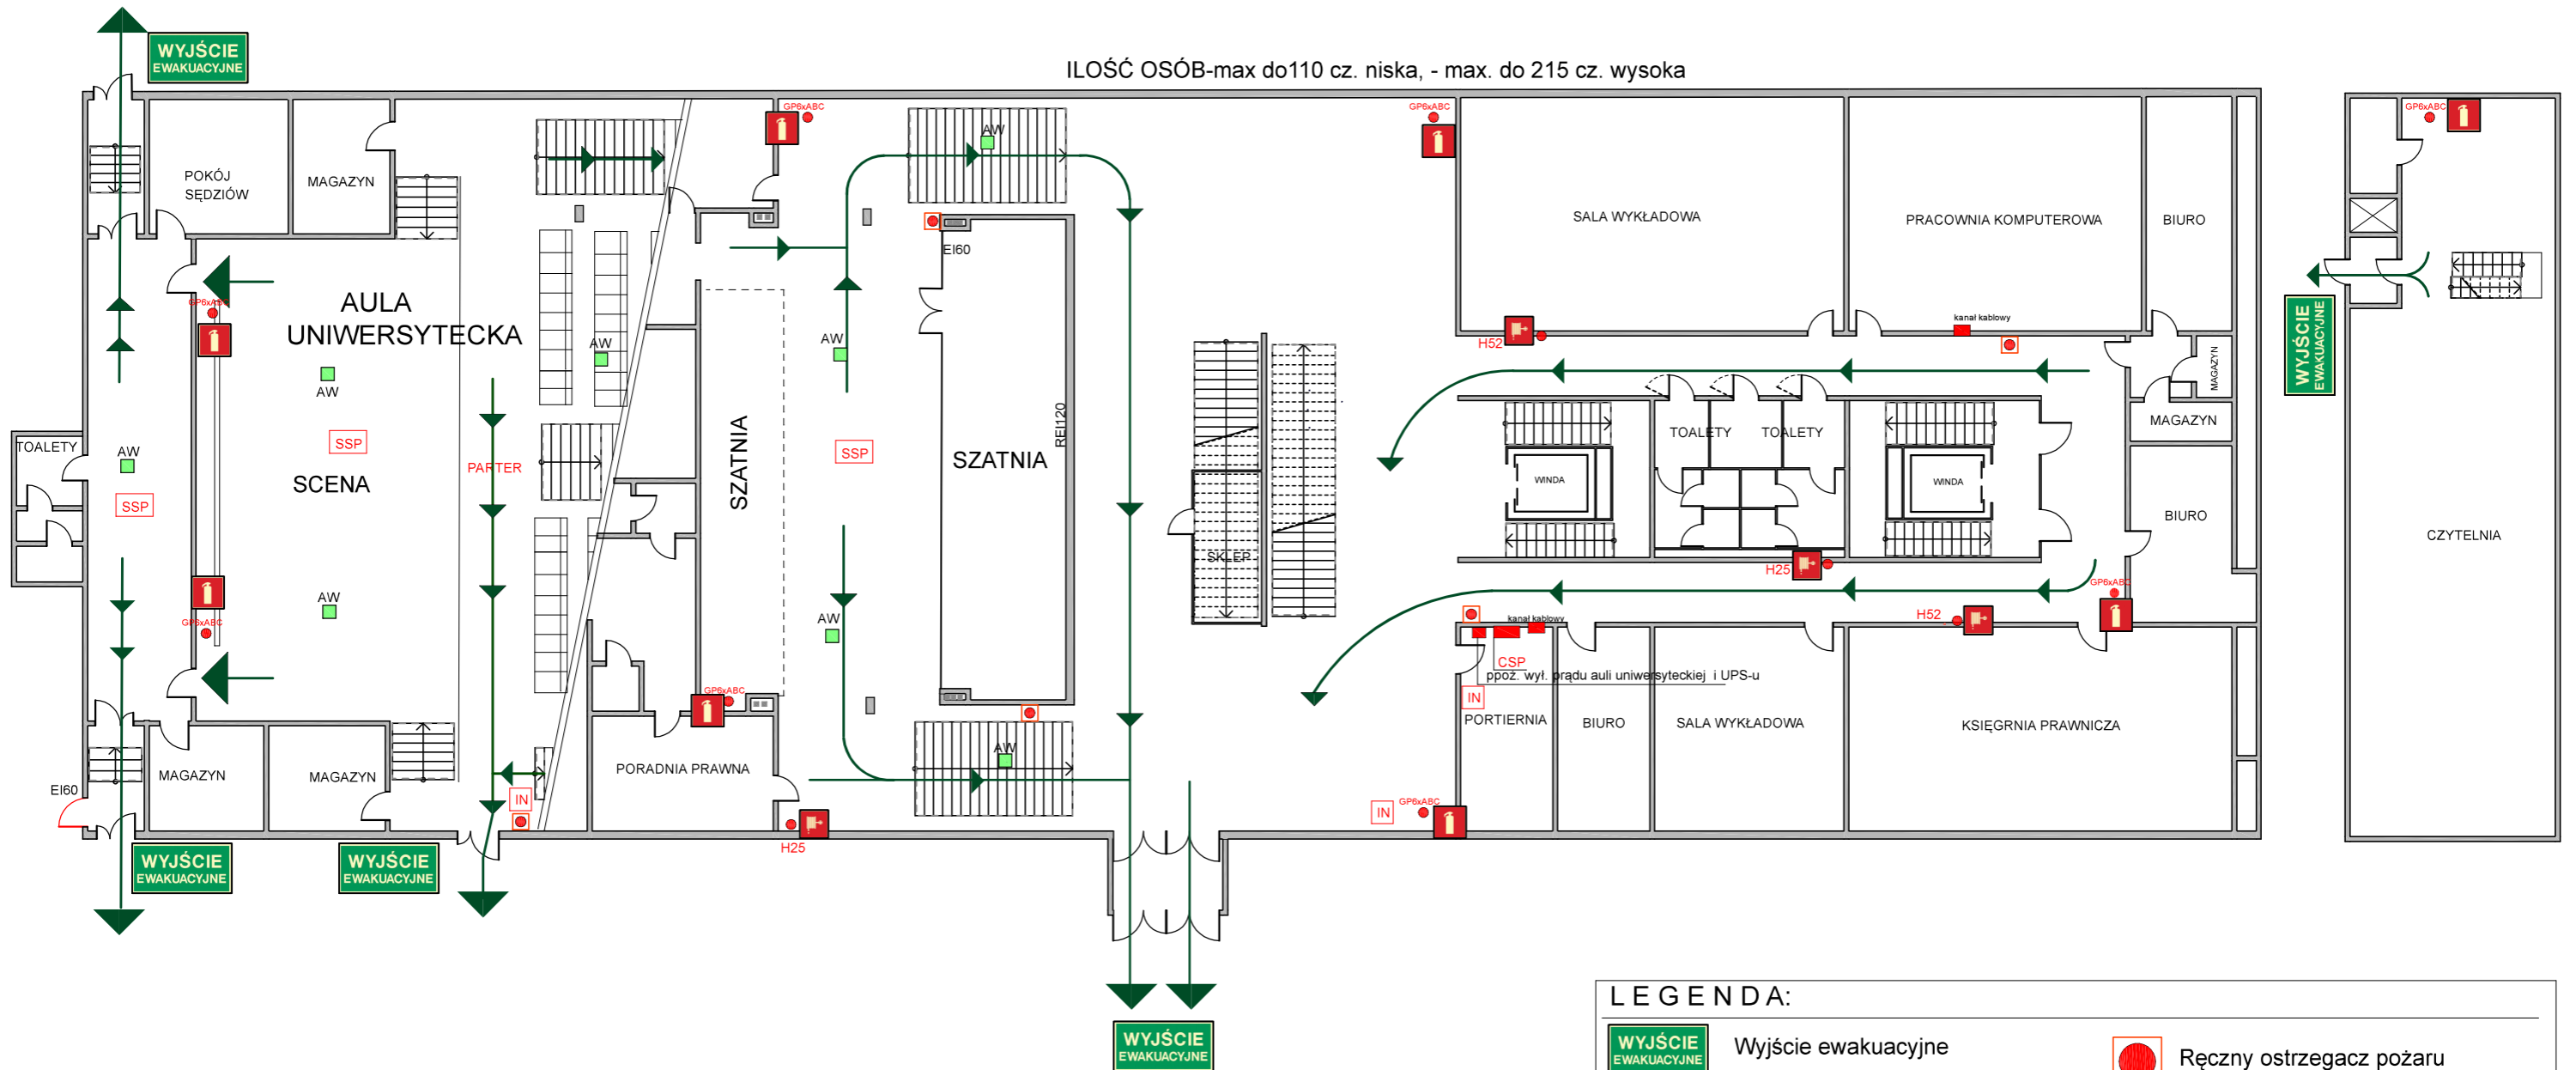

LEGENDA:

	Wyjście ewakuacyjne		Ręczny ostrzegacz pożaru
	Droga/Kierunek ewakuacji		Strefa objęta systemem sygn.pożaru
	Główny wyl. prądu		Instrukcja ppoż.
	Główny zawór wody		Lampa awaryjna ewakuacyjna
	Gaśnica/miejsce um.		Drzwi ppoż. w ścianie oddz. pożarowego/odporność ogn.
	Hydrant wewnętrzny/miejsce um.		