

MAPA DO CEŁÓW PROJEKTOWYCH
skala 1:500

Województwo: lubelskie
Powiat: m. Lublin
Jednostka ewidencyjna: 066301_1 Lublin
Obręb ewidencyjny: 0026 Rury Brygidkowskie
Arkusz: 5
Działka: 2/81 i sąsiednich
Ulica: Głęboka
Dotyczy zakresu obejmującego obszar zaznaczony kolorem żółtym.

Niniejszą mapę wykonano na podstawie zaktualizowanej w obszarze objętym zamówieniem mapy zasadniczej w skali 1:500.
Sekcja mapy: 8.151.08.01.2.1, 8.151.08.01.2.2, 8.152.08.21.3.2, 8.152.08.21.3.4, 8.152.08.21.4.1, 8.152.08.21.4.3, 8.152.08.21.4.4


Według stanu na dzień 12.04.2018 r.
Układ współrzędnych 2000/8
Poziom odniesienia Kronsztadt 60.

GD-OD-II.6640.687.2018
Granice działki nr 2/81 zostały określone zgodnie ze standardami.
Mapę wykonano bez ustalenia obciążen gruntowymi.
Dotyczy powierzchniowej inwestycji budowlanej.

Niniejszą mapę wykonał geodeta: mgr inż. Szymon Łukasiewicz
Sprawdził geodeta mgr Emeryk Lewandowski, upr. nr 20133

Data sporządzenia: 24.04.2018 r.

LOKALIZACJA:
1:10000

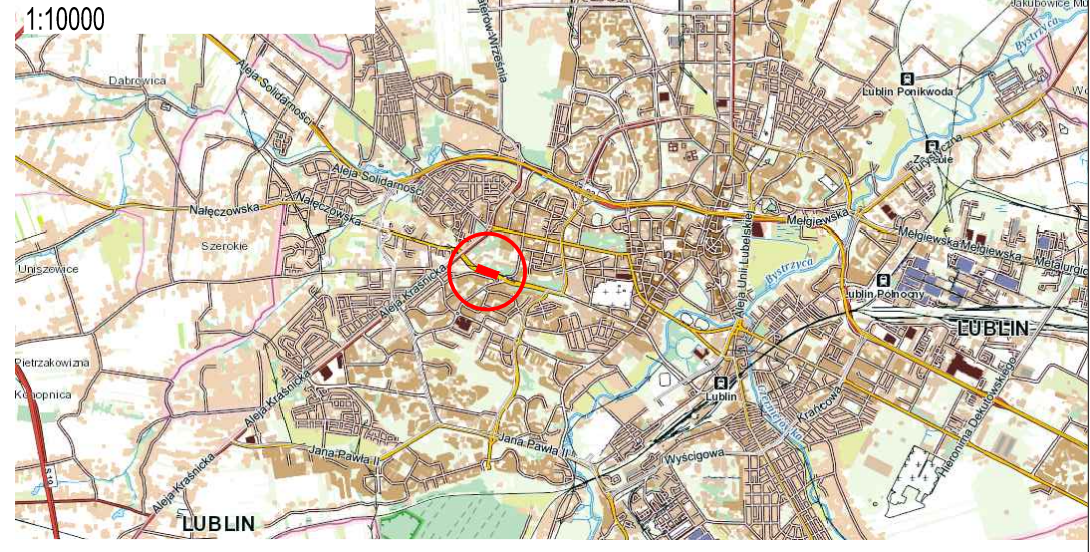

LEGENDA:

- GRANICA OPRACOWANIA**
- NAWIERZCHNIA PASA WYŁĄCZENIA**
4 cm warstwa ścierna z SMA11
6 cm podbudowa zasadnicza z AC 16W
10 cm podbudowa pomocnicza z KŁSM 0/3
25 cm podbudowa pomocnicza z KŁSM 0/3
15 cm stabilizacja cementem Rm = 2,5 MPa
- NAWIERZCHNIA DROGI (NAKLADKA)**
4 cm warstwa ścierna z SMA11
6 cm warstwa wiążąca z AC16W
ISTNIEJĄCA NAWIERZCHNIA (FREZOWANA)
- NAWIERZCHNIA WSPY**
6 cm kostka betonowa w kolorze szarym
5 cm podsyłka cementowo-piaskowa
10 cm stabilizacja cementem Rm = 1,5 MPa
- krawężnik wystający betonowy** 20/30
- krawężnik wtopiony betonowy** 20/30
- obrzeźbe betonowe** 8/30
- oś drogi**
- 65.00** rzędne istniejące
- × 67.30** rzędne projektowane
- KANALIZACJA DESZCZOWA**
projektowany wpułk kanałizacji deszczowej
projektowane odwodnienie liniowe
- ZEWNIĘTRZNA INSTALACJA KANALIZACJI DESZCZOWEJ**
- ISTNIEJĄCA KOMORA DESZCZOWA**

homeofhouses

UNIWERSYTET MARI CURIE-SKŁODOWSKIEJ W LUBLINIE
Pl. Mari Curie Skłodowskiej 5,
20-031 Lublin

PRZEBUDOWA UL. GŁĘBOKIEJ (DRUGI POMIATOWEJ NR 234SL) Z ODWODNIENIEM DLA USŁUGI KOMUNIKACYJNEJ BUDYNKÓW DYDAKTYCZNYCH UMCS W LUBLINIE.
Działka nr 1/9, obr. 21, jedn. ew. Lublin 066301_1

PROJEKT BUDOWLANY

BRANŻA: PZT

PLAN ZAGOSPODAROWANIA TERENU

SKALA: 1:500

PROJEKTANT BRANŻA DROGOWA:
mgr inż. Henryka Michalska
nr upr. BR-RN-V13170383
sp. konstrukcyjno - inżynierska

SPRAWDZAJĄCY BRANŻA DROGOWA:
mgr inż. Anna Wysocka
nr upr. GB-NV-634672090
sp. konstrukcyjno - inżynierska

PROJEKTANT BRANŻA SANITARNIA:
mgr inż. Piotr Szelekowski
nr upr. KUP10133POOS/05
w specjalności instalacyjnej bez ograniczeń

PROJEKTANT BRANŻA SANITARNIA:
mgr inż. Przemysław Lewandowski
nr upr. KUP10099PWBS/16
w specjalności instalacyjnej bez ograniczeń

SPRAWDZAJĄCY BRANŻA SANITARNIA:
mgr inż. Tomasz Kochanowski
nr upr. KUP10055POOS/10
w specjalności instalacyjnej bez ograniczeń