


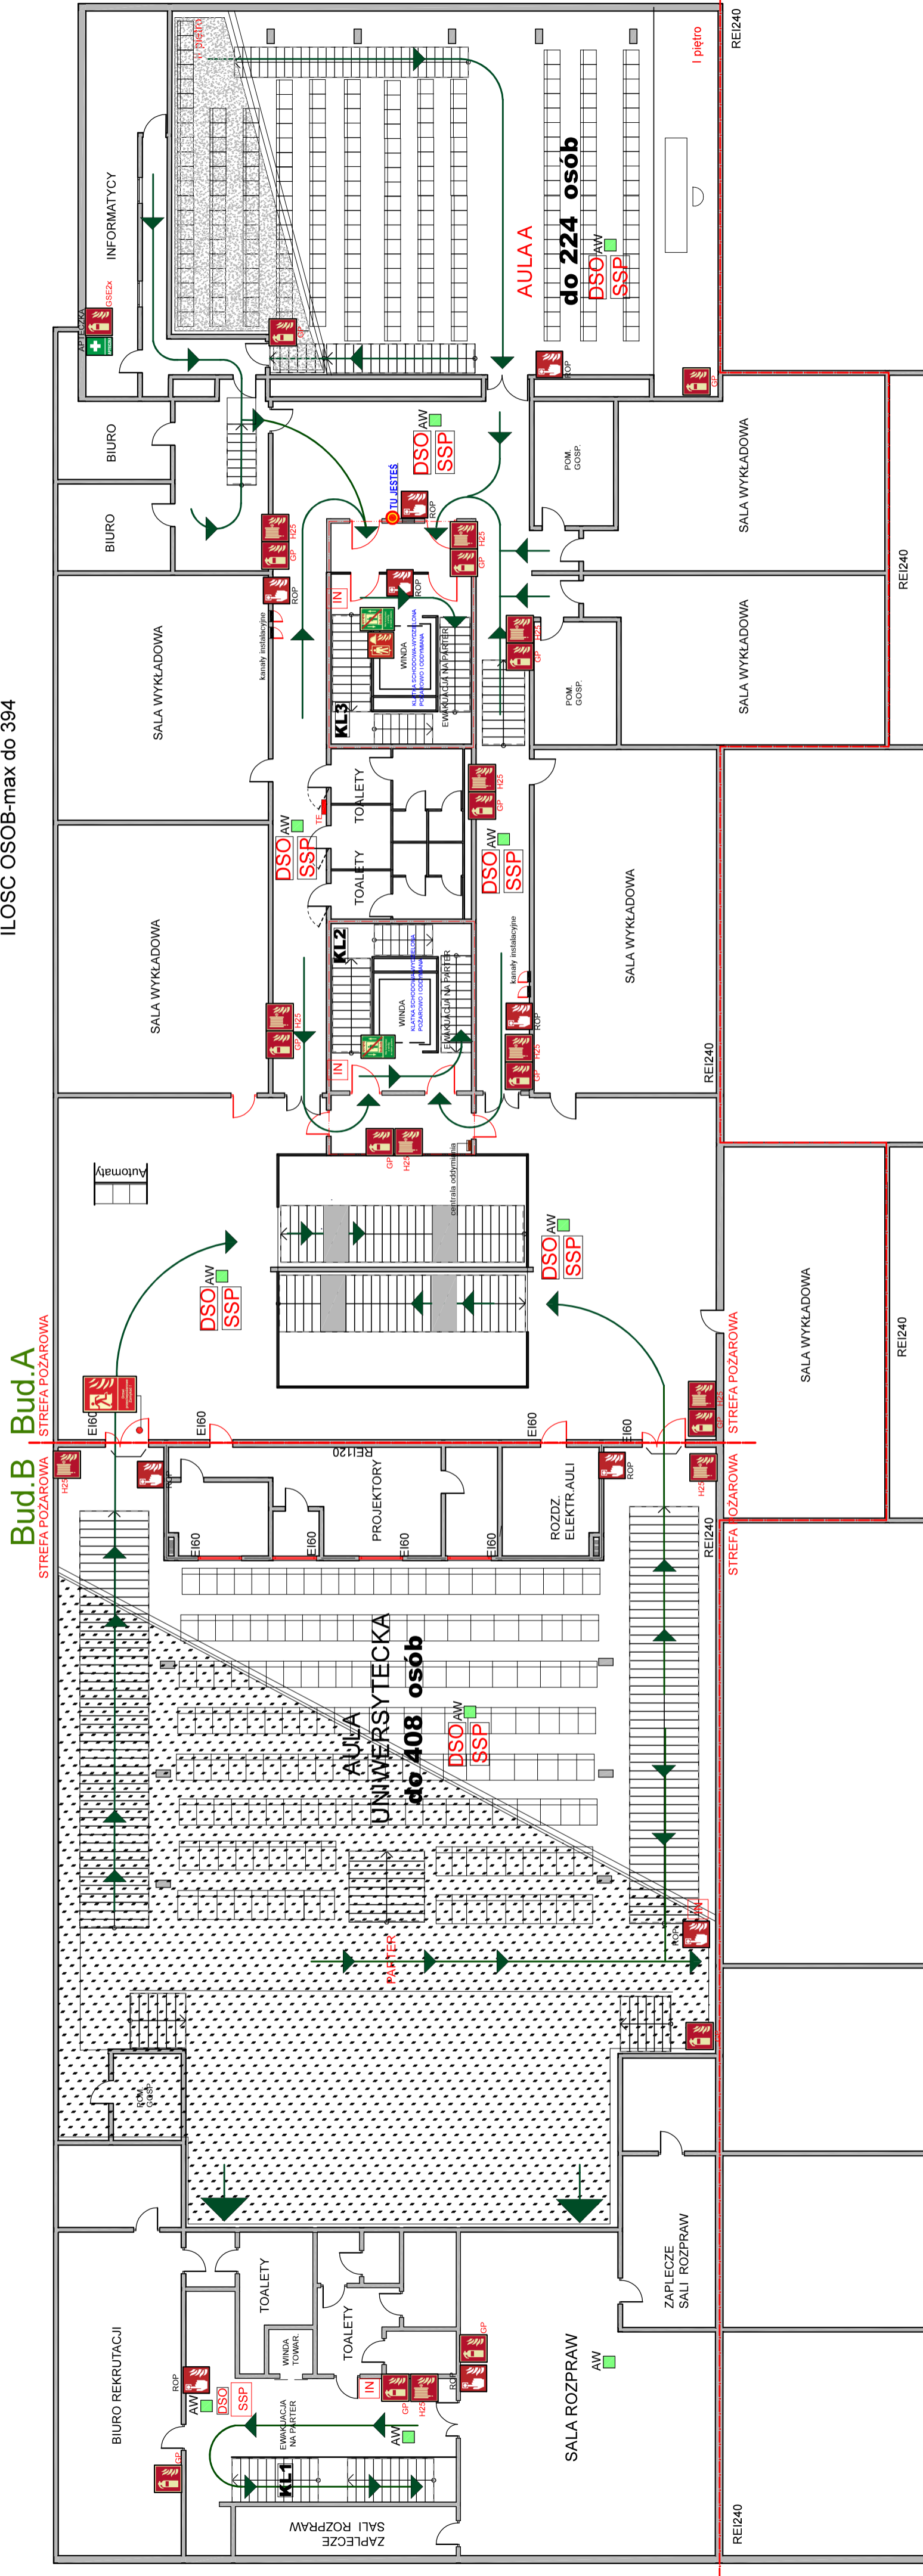

UNIWERSYTET MARII CURIE-SKŁODOWSKIEJ W LUBLINIE

WYDZIAŁ PRAWA I ADMINISTRACJI. SKALA 1:150. Załącznik 2C. 1 PIĘTRO
ZLIII. Pomieszczenia techniczno-magazynowej[PM]. Budynek AIB. Budynek A-Strefy pożarowe/partier-strefa 2A/partier+1p+2p/2834,3 m kw. Budynek B - jedna strefa pożarowa z wydzieloną pożarowo piwnicą, salą uniwersytecką wraz z zapleczem i szatnią-ogółem 1767,5 m kw. Urządzenia przeciwpożarowe: wydzielone pożarowo klatki schodowe 2i3 wraz z wyposażeniem w systemy wentylacji nawiewno-wywiewnej+ drogi ewakuacyjne i holl., system sygnalizacji pożaru[SSP],dźwiękowy system ostrzegawczy[DSO],hydranty wewnętrzne 25, dźwign dla ekip ratowniczych-klatka schodowa nr 3, klapy przeciwpożarowe w systemach wentylacji na granicy stref pożarowych.Ilość osób- do 394. Materiały palne i pożarowo-niebezpieczne: drewno, płyty drewnopodobne, papier, tekstylia, tworzywa sztuczne, guma, itp.

ILOŚĆ OSÓB-max do 394



LEGENDA:

	Wyjście ewakuacyjne		Dźwiękowy system ostrzegawczy
	Droga/Kierunek ewakuacji		Ręczny ostrzegacz pożaru [ROP]
	Główny zawór wody		Strefa objęta systemem sygn.pożaru
	Główny wył. prądu		Instrukcja ppoż.
	P.poż. wył. prądu		Drzwi p.poż.
	Gaśnica/miejsce um.		Oświetlenie awaryjne
	Hydrant wewnętrzny/miejsce um.		Apteczka pierwszej pomocy
	Zawór hydrantowy		Drzwi p.poż.
	Numer wyjścia ewakuacyjnego		